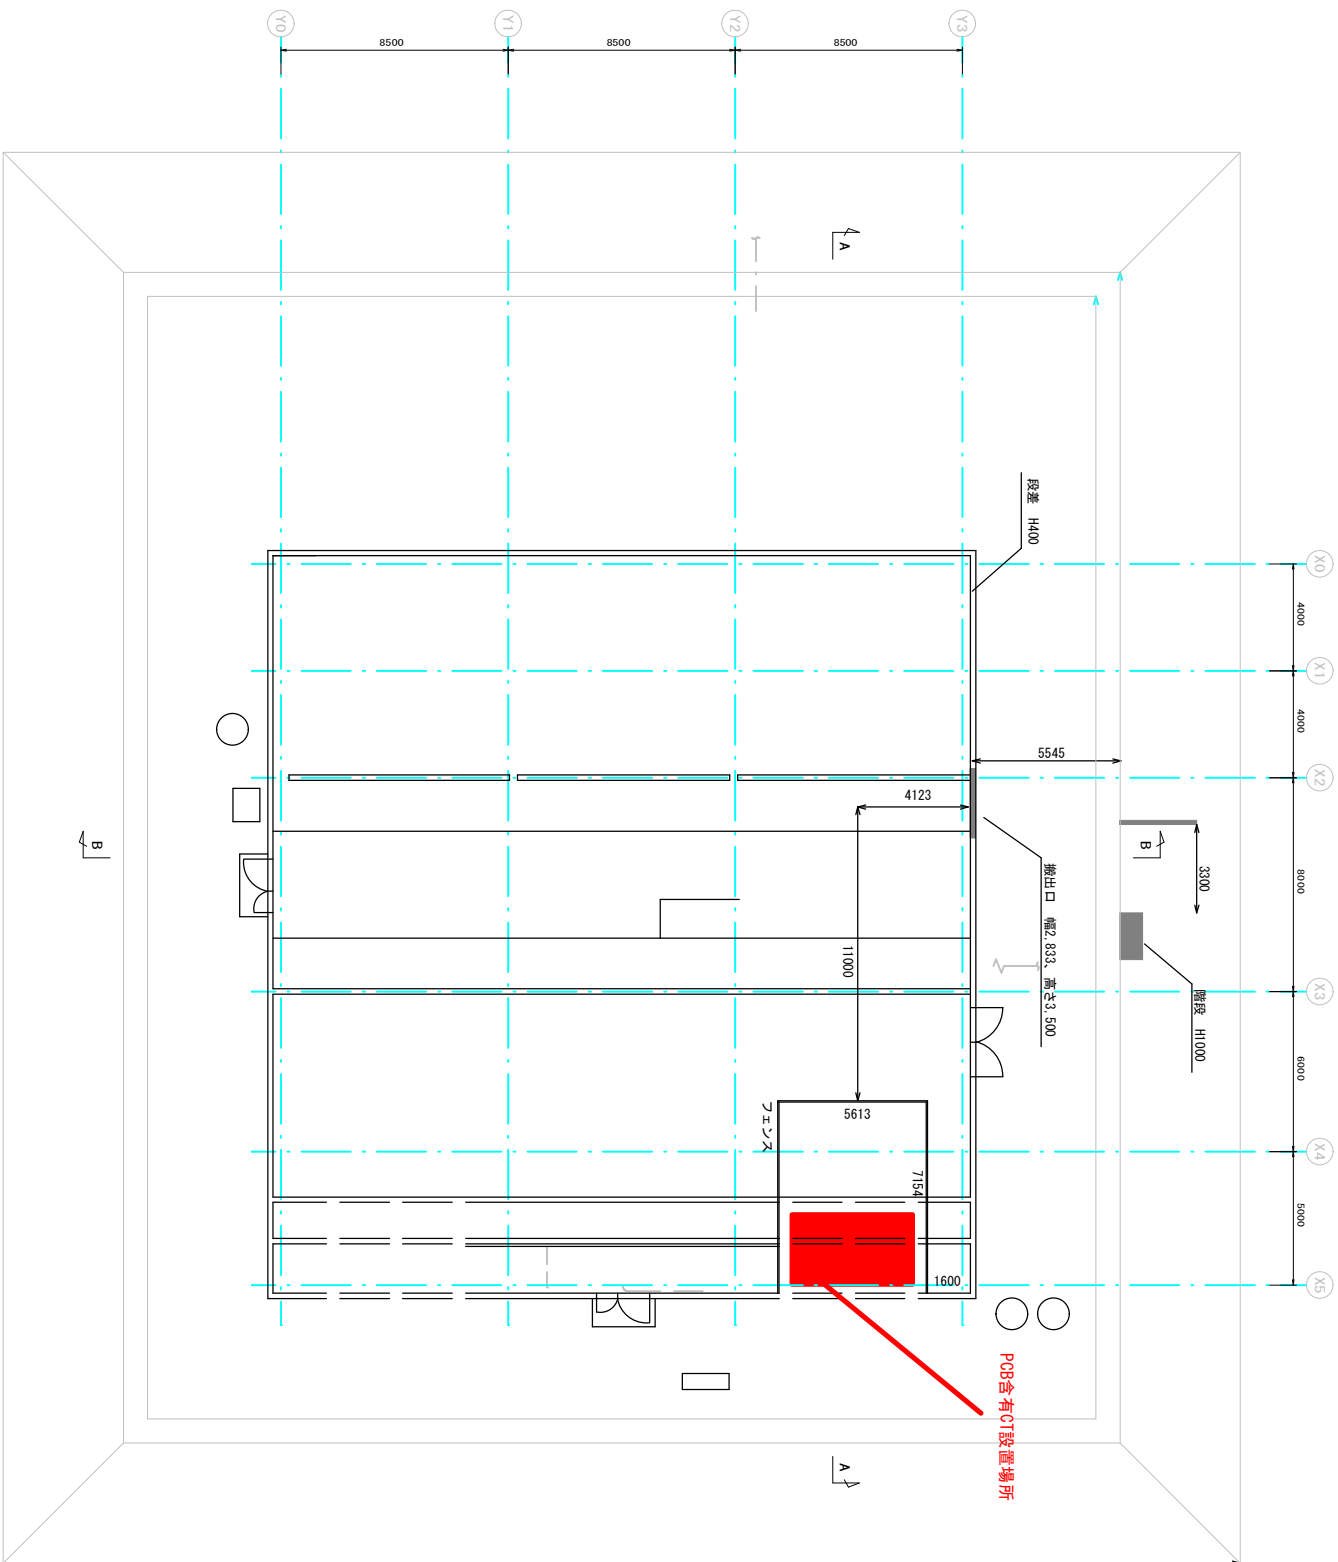


特高変電所平面図

S=1/200

注記

1. は、移設を示す。
2. 移設前以外は、全て撤去を示す。

施設名	茨城県鹿嶋市下水道・茨城県東部浄化センター		
図面名称	建設特高変電所平面図 (撤去)	縮尺	1/200
機収年月	令和5年9月	図面識別コード	Z631
設計管理	日本下水道事業団	業務委託番号	G-02-1685-H-16
受託業者	メタワーカー株式会社	図面番号	E-22